



TECHNOLOGICKÁ ŠACHTA - ŠACHTA PRO ČERPADLA A FILTRY

PUĐORYS ŠACHTY

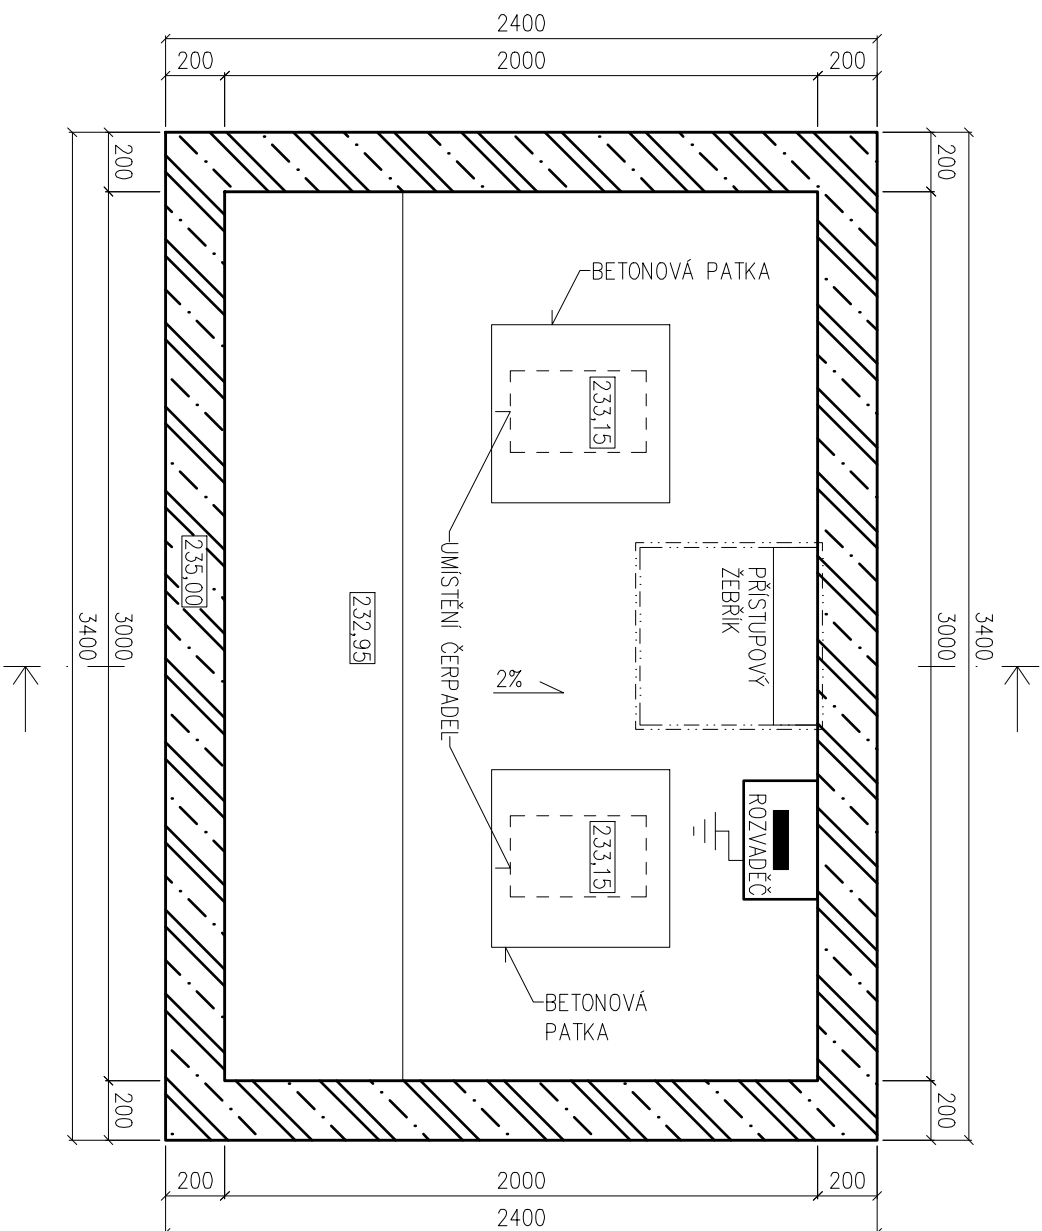

ŘEZ ŠACHTOU

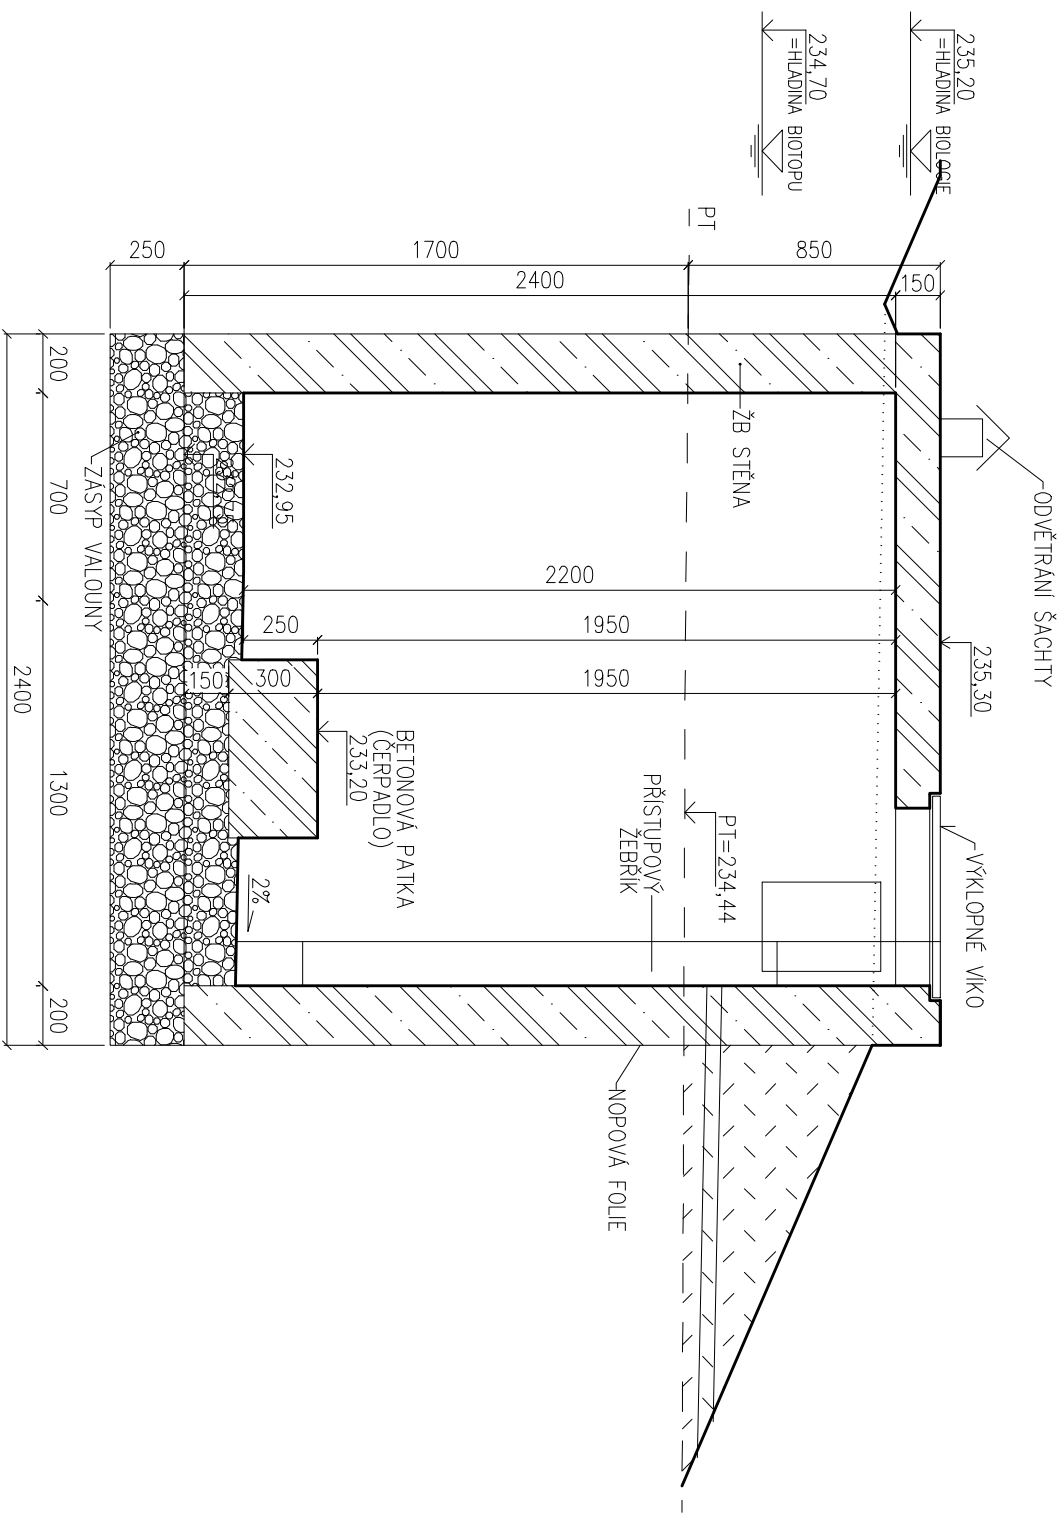


LEGENDA, POZNÁMKY:

- PŘI PROVÁDĚNÍ NUTNO VNECHAT PROSTUPY PRO ROZVODY VČETNĚ DILATAČNÍ MEZERY



- ŽB STĚNA

0,00 = 234,70 m n. m. (Bpv) - VODNÍ HLADINA BIOTOPU

| | | | |
|---|--|---|-----------------------------|
| generální projektant: BAPO s.r.o., Sušilovo nám. 423/47, 683 01 Rousínov | |  | |
| zadávající projektant: Ing. Milan BARTÁK | | | |
| koř: | vypracoval: Ing. Kateřina ČTYRNIČKOVÁ | Smlouva nám. 423/47, 683 01 Rousínov, mobil: +420 604 279 035 email: bartak.projekt@cz | |
| Olomoucký | obec: Litovel | datum: | |
| investor: Město Litovel, nám. Přemysla Otakara 778, 784 01 Litovel | | formát: A4 | |
| dílce – název, místo: REVITALIZACE MĚSTSKÉHO KOUPALIŠTĚ LITOVEL – PŘÍRODNÍ KOUPAČÍ BIOTOP | | střípek: DZS | |
| část projektu: | F.1.1 Architektonické a stavebně technické řešení | měřítko: 1 : 25 | číslo výkresu: 06 |
| výřez: | ŠACHTA PRO ČERPADLA A FILTRY - PŮDORYS, ŘEZ | zadákové číslo: 10/2011 | |