



SILOVÉ KABELY \_\_\_\_\_ . \_\_\_\_\_ . \_\_\_\_\_  
OVLÁDACÍ KABELY \_\_\_\_\_ \_\_\_\_\_ \_\_\_\_\_

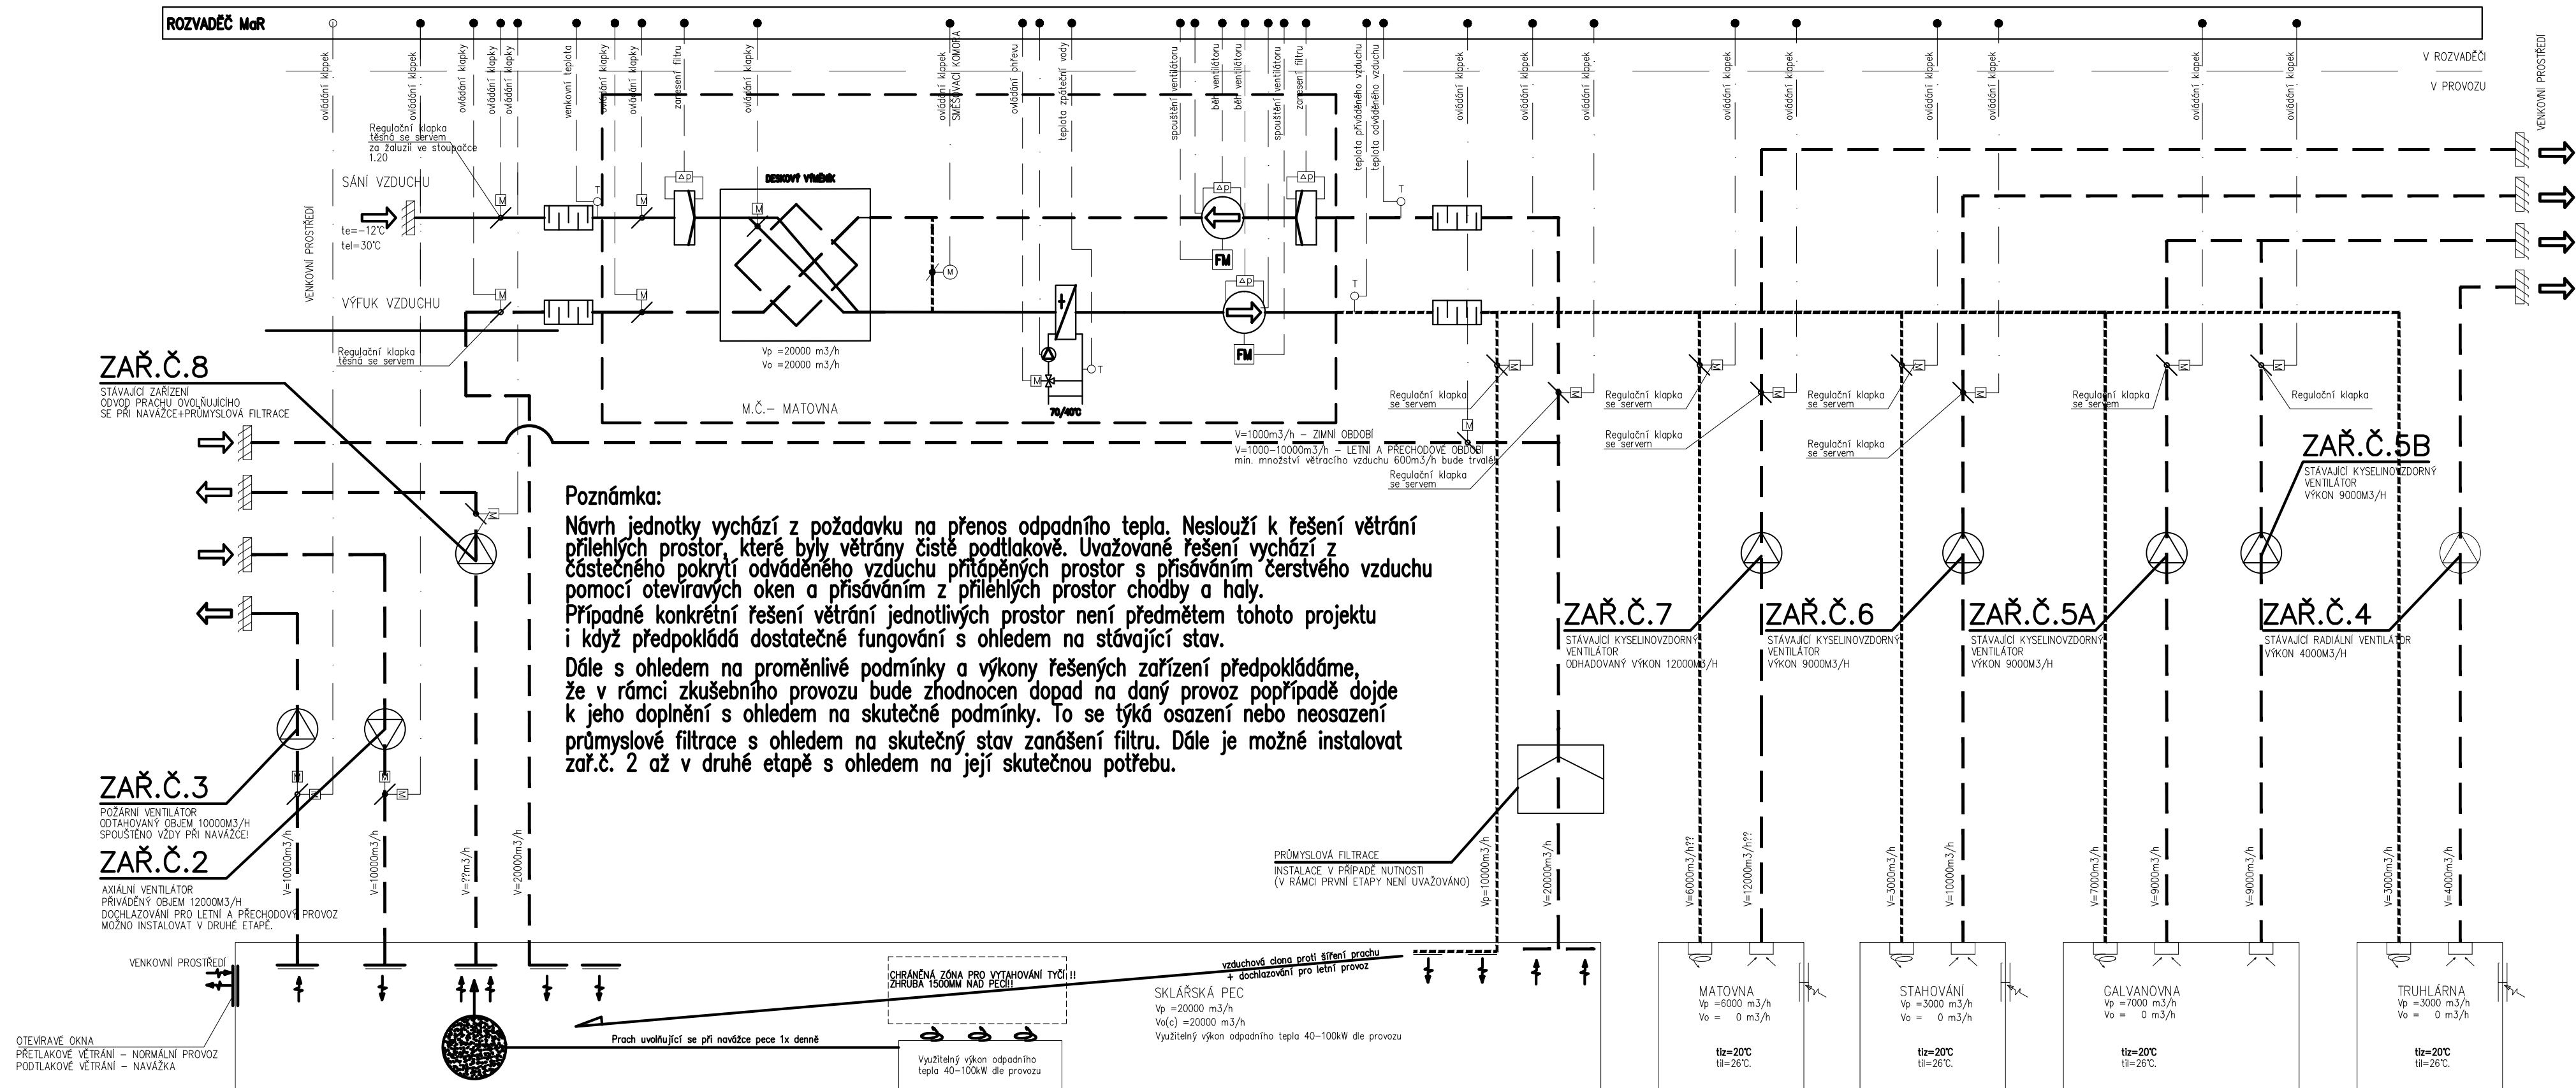

HIP:	Ing. J.Prokeš	Vypracoval:	Ing. O.Navrátíl	 Ing. Jaroslav Prokeš Jírovčova 15, 623 00 Brno tel./fax: +420 737 348742 email: info@projekctzb.eu <a href="http://www.projekctzb.eu">http://www.projekctzb.eu</a>
Zodp.projektant:	Ing. J.Prokeš	Kreslil:	Ing. O.Navrátíl	
Investor : NOVASERVIS spol. s r.o. Družstevní 5, 669 25 Znojmo				
Místo stavby: Družstevní 5, 669 25 Znojmo				
Název stavby : <b>ZPĚTNÉ VYUŽITÍ ODPADNÍHO TEPLA</b> ÚPRAVA VĚTRÁNÍ PROSTORU SKLÁŘSKÉ PECE, GALVANOVNY A TRUHLÁŘSKÉ DILNY				Formát : 6x4 Stupeň : DRS Ev.číslo zak : 2014032 Datum : 07/2014
Stavební objekt:				Měřítko : 1:100 Číslo výkresu:
Část : ZAŘÍZENÍ PRO VYTÁPĚNÍ STAVEB				
Název výkresu : <b>Schéma – Vzduchotechnika</b>				
				Číslo paré:
				<b>VZT-06</b>