




ŠACHTA S VÍROVÝM VENTILEM  
PŮDORYS

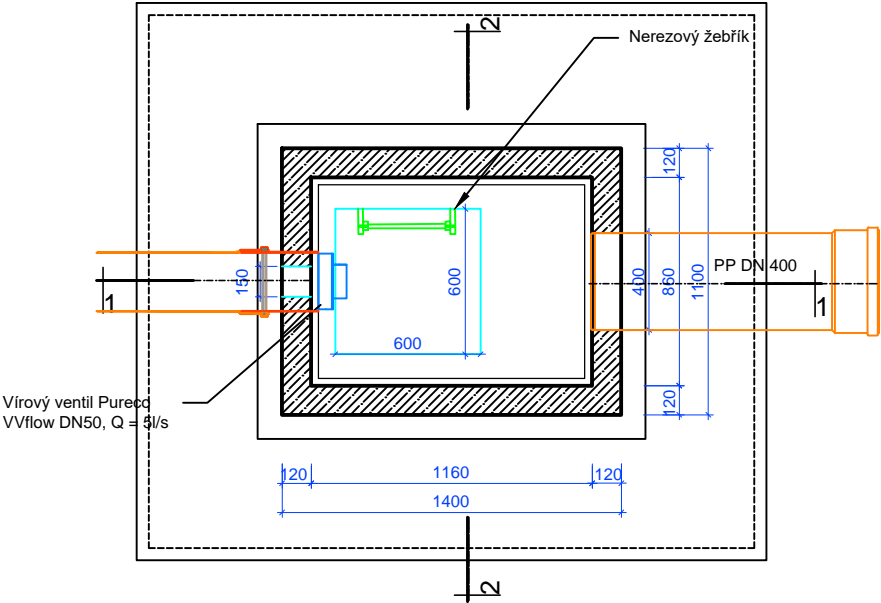


ŘEZ 1-1

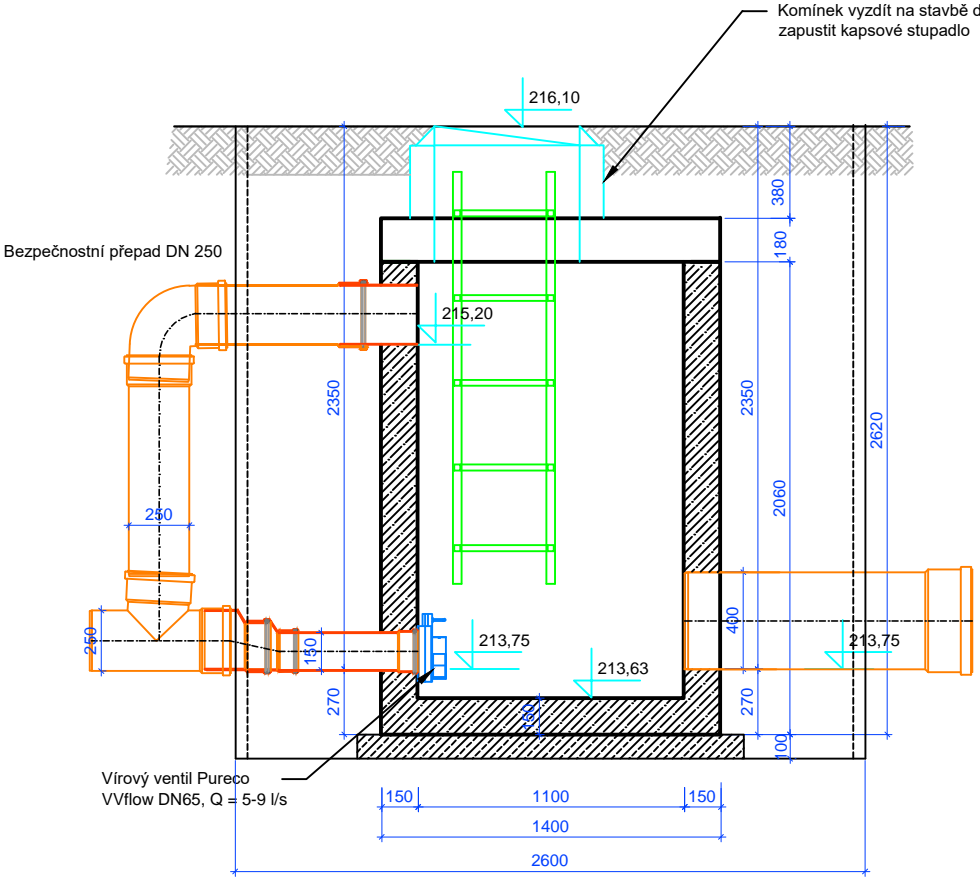

ŘEZ 2-2

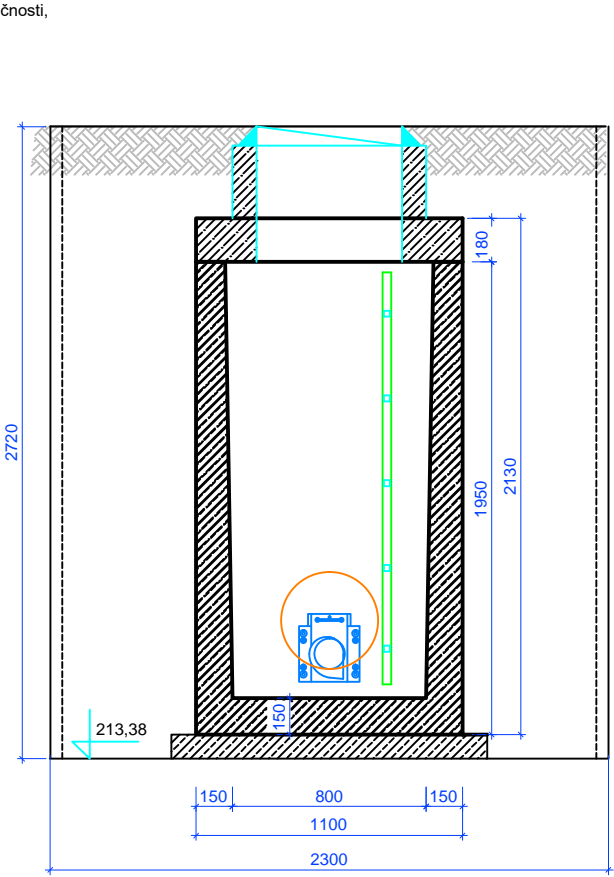

ŠACHTA S VÍROVÝM VENTILEM JE DODÁVKOU SPOLEČNOSTI PURECO ENVIROMENT s.r.o. MODŘICE

	Regulační nádrž Tišín - Q = 5-9 l/s	
	HMOTNOST NEJTĚŽŠÍHO DÍLU : 3,2 t	Vypracoval: Jiří Zhoř, 23.03. 2023
	PURECO ENVIRONMENT s. r. o., Brněnská 1116, 664 42 Modřice, CZ	

Autor studie		Ing.arch. Petr Malý IČO 11569735		
Projektant profesí		Ing.Libuše Kujová, IČ 126 844 31 , mobil 721474216		
		Ing.Pavel Dudík, IČ 12753467, mobil 737257086		
		Ing.Zdeněk Rozsypal, IČ 63009633 , mobil 605213358		
Kraj:	Investor:	Místo:	Datum	03/2024
Olomoucký	Městys Tištín	k.ú.:Tištín	Stupeň	DSP
Akce: TIŠTÍN - LOKALITA Z3- DOPRAVNÍ A TECHNICKÁ INFRASTRUKTURA PRO I. A II. ETAPU VÝSTAVBY			Část: SO 03	Č.paré:
Obsah: ŠACHTA S VÍROVÝM VENTILEM			Měřítko: 1: 20	Č. výkresu: 6