




PŮDORYS

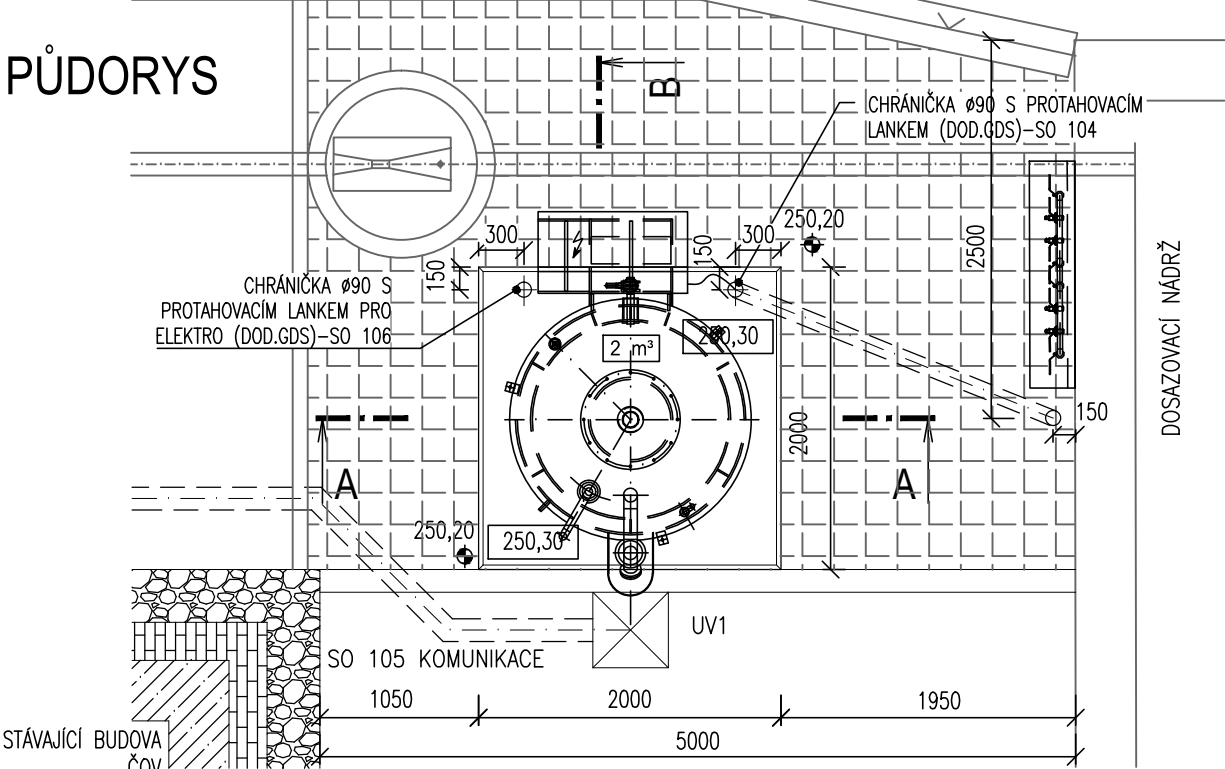


ŘEZ A-A

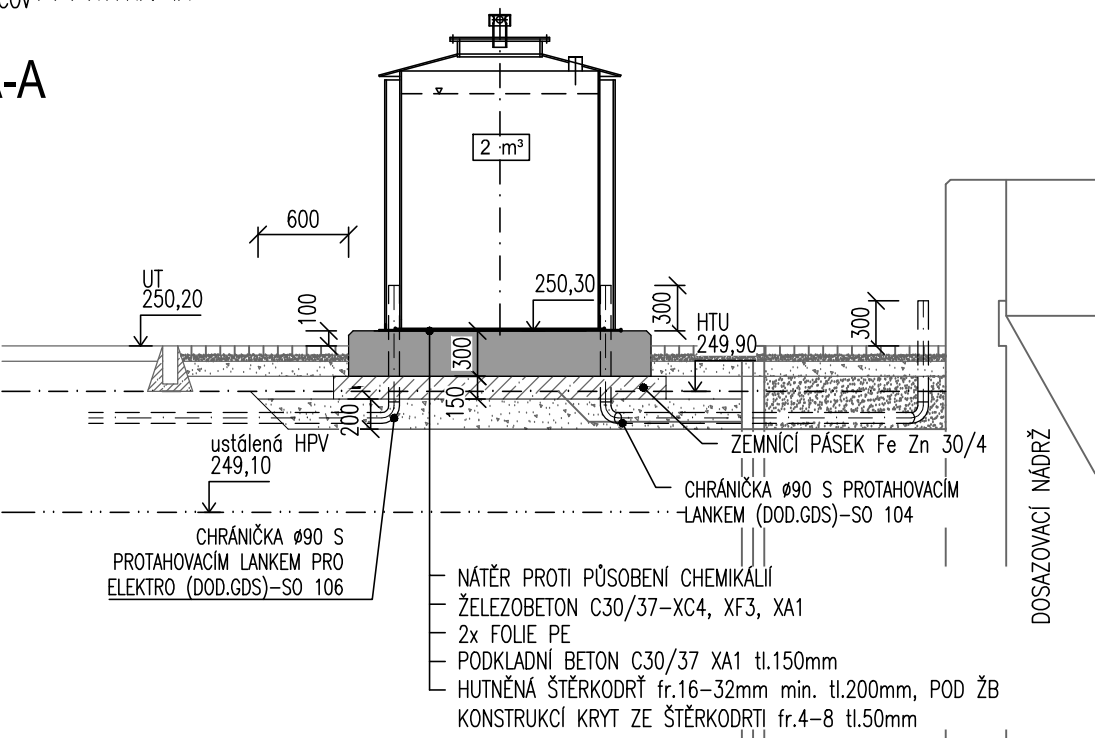

ŘEZ B-B

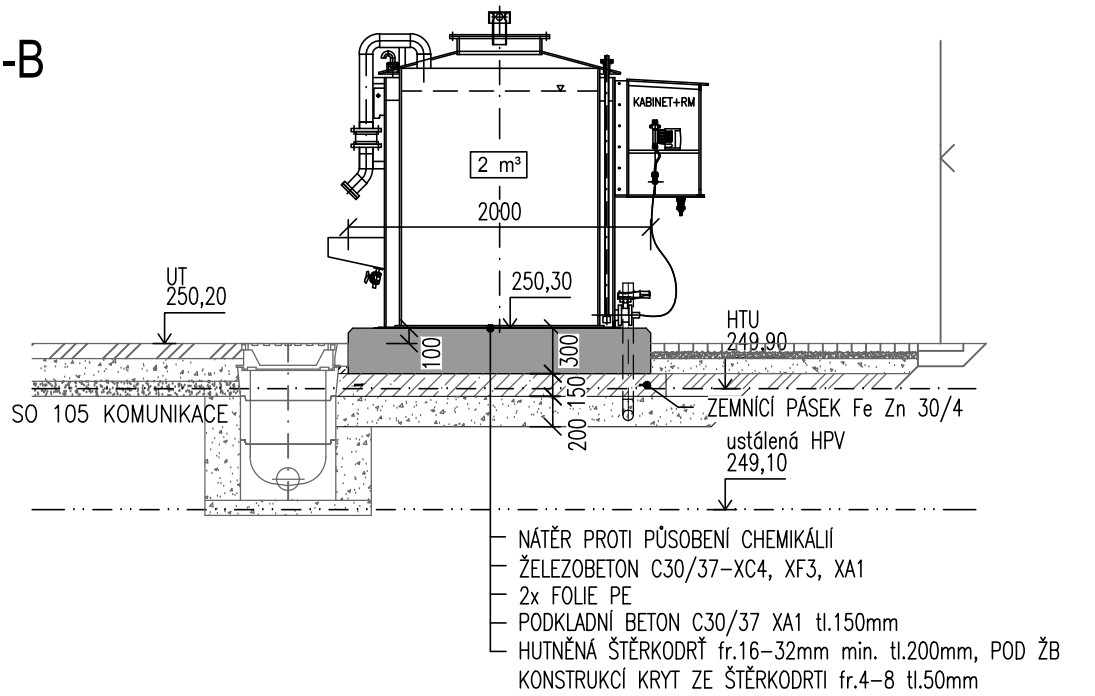

ŘEZ A-A'

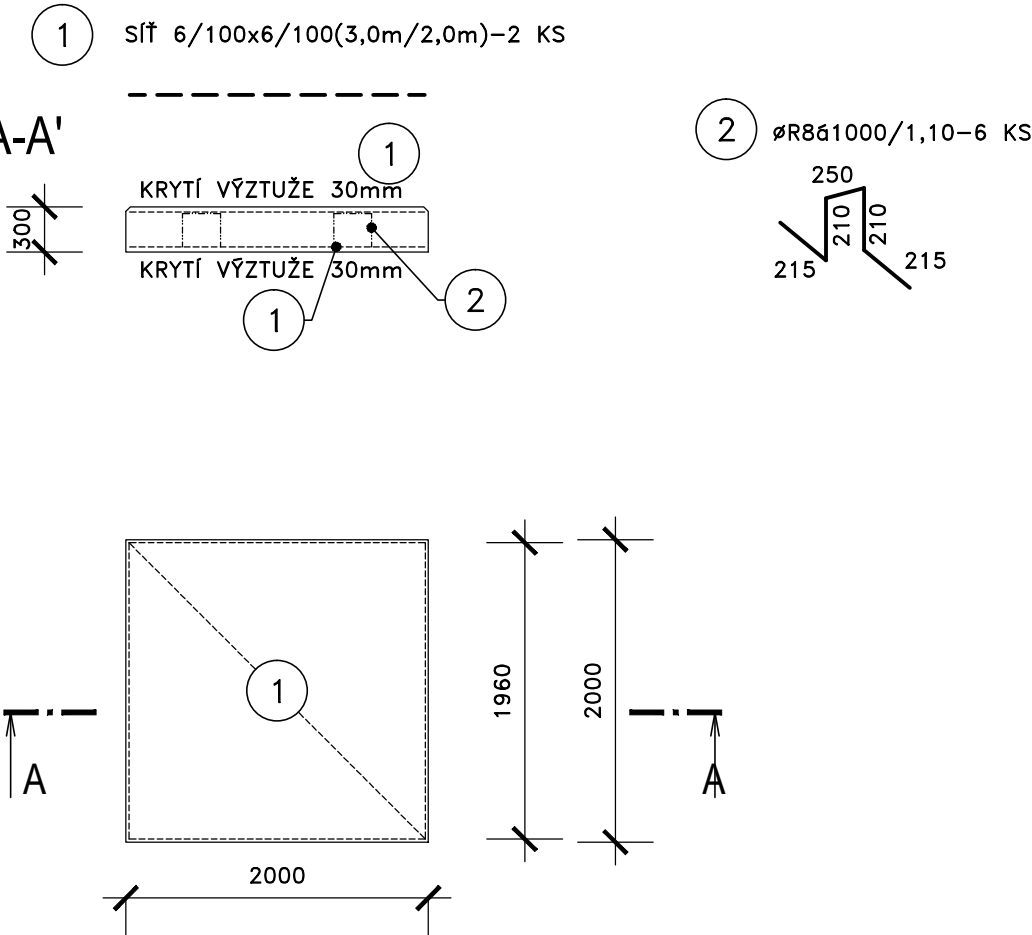


VÝPIS VÝZTUŽE

				DĚLKA	
Č.	Ø	KS	DĚLKA	Ø8	SÍŤ 6-100 (m2)
1	6-100	2	2,0		12.00
2	8	6	1,10	6.60	
3					
4					
5					
DĚLKA (m, m2)				6.60	12.00
HMOTNOST (kg/m, kg/m2)				0,395	4,44
HMOTNOST CELKEM (kg)				2.61	53.28
				55.8870	

POZNÁMKA:

- POŽADAVKY NA PROVÁDĚNÍ STAVBY – SKLON POVRCHU BETONOVÉ PLOCHY MUSÍ BÝT 0°.
- NEROVNOST NA PLOŠE MAXIMÁLNĚ 2mm.
- DĚLKA ZEMNÍČÍHO PÁSKU 8,0m
- CHRÁNIČKA KOPOFLEX Ø90 CELKOVĚ DÉLKY 5,0m S PROTAHOVACÍM LANKEM – UMÍSTĚNÍ KONZULTOVAT S DODAVATELEM TECHNOLOGIE – SO 104
- CHRÁNIČKA KOPOFLEX Ø90 CELKOVĚ DÉLKY 2,0 m S PROTAHOVACÍM LANKEM PRO ELEKTRO – UMÍSTĚNÍ KONZULTOVAT S DODAVATELEM ELEKTRO – SO 106

DETAIL ZKOSENÍ

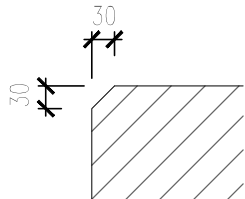


DOKUMENTACE STAVEBNÍCH OBJEKTŮ ČOV
DSO 03.7 Dosazovací nádrž - nová

±0,000=187,25m n.m., B.p.v.

Rev. č.	Datum	Schválil	Stručný popis změn

KOOPERACE V PROFESI	-	tel.:	-
-	-	e-mail:	-
PRO DUIS s.r.o.	-	iČO:	-

				DUIS Projektové a inženýrské služby Srbská 1546/21, 612 00 Brno E-mail: duis@duis.cz www.duis.cz	
Vypracoval: Ing. Klímová		Projektant: Ing. Klímová		Ml.ing.projektu: Ing. Klímová	
Objednatel: Vodovody a kanalizace Třebíč		Investor: Vodovody a kanalizace Třebíč		Tech. kontrola: Ing. Vach	
Akce: ČOV PETROVICE INTENZIFIKACE				Formát: 2 A4	
				Datum: 03/2025	
				Stupeň: DPS	
				Soubor: Petroviee DPS	
				Měřítko: 1:50	
				Číslo zakázky: 1308	
Příloha: Plocha pro nádrž na chemii - půdorys, řezy				Č.přílohy: D.1-4.6	