


1:250

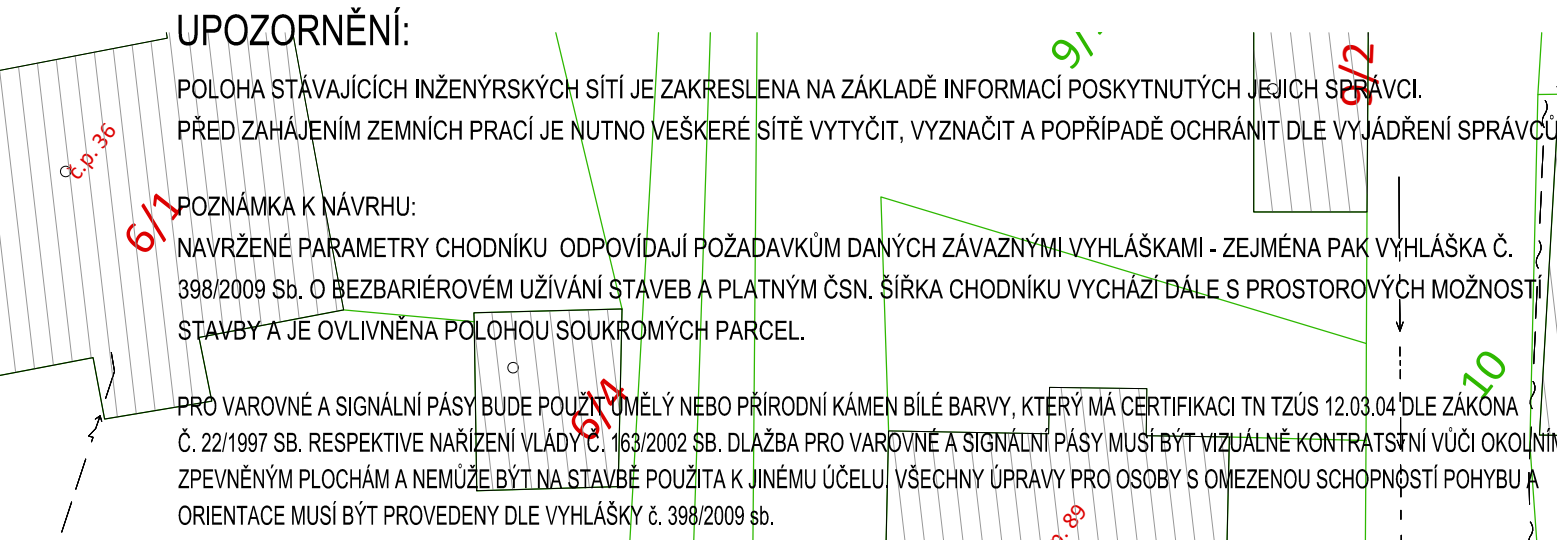


LEGENDA INŽENÝRSKÝCH SÍTÍ:

- ## LEGENDA NOVÝCH

- LEGENDA STAVEBNÍCH OBJEKTŮ:

- Souřadnicový systém S-JTSK
Výškový systém B.p.v.

Vedoucí projektant ING. LUBOMÍR KONVIČNÝ	Zodpovědný projektant ING. LUBOMÍR KONVIČNÝ	Vypracoval ING. LUBOMÍR KONVIČNÝ	 DOPRAVNÍ PROJEKCE RÝMAŘOV
INVESTOR: Město Rýmařov, IČ: 00296317, DIČ: CZ 00296317, náměstí Miru 1, 795 01 Rýmařov			DATUM 05/2022
ÚČEL: Projektová dokumentace pro provádění stavby			FORMÁT 7 x A4
AKCE: Chodník Edrovice - Janovice, k. ú. Rýmařov			ÚČEL DPS
			Čís.ZAKÁZKY 2126
			MĚŘÍTKO 1:250
ČÁST: C - situační výkresy			ČÍSLO PARÉ ČÍSLO VÝKRESU C.2.4
OBJEKT:			
PŘÍLOHA: KOORDINAČNÍ SITUACE, ČÁST 4.			