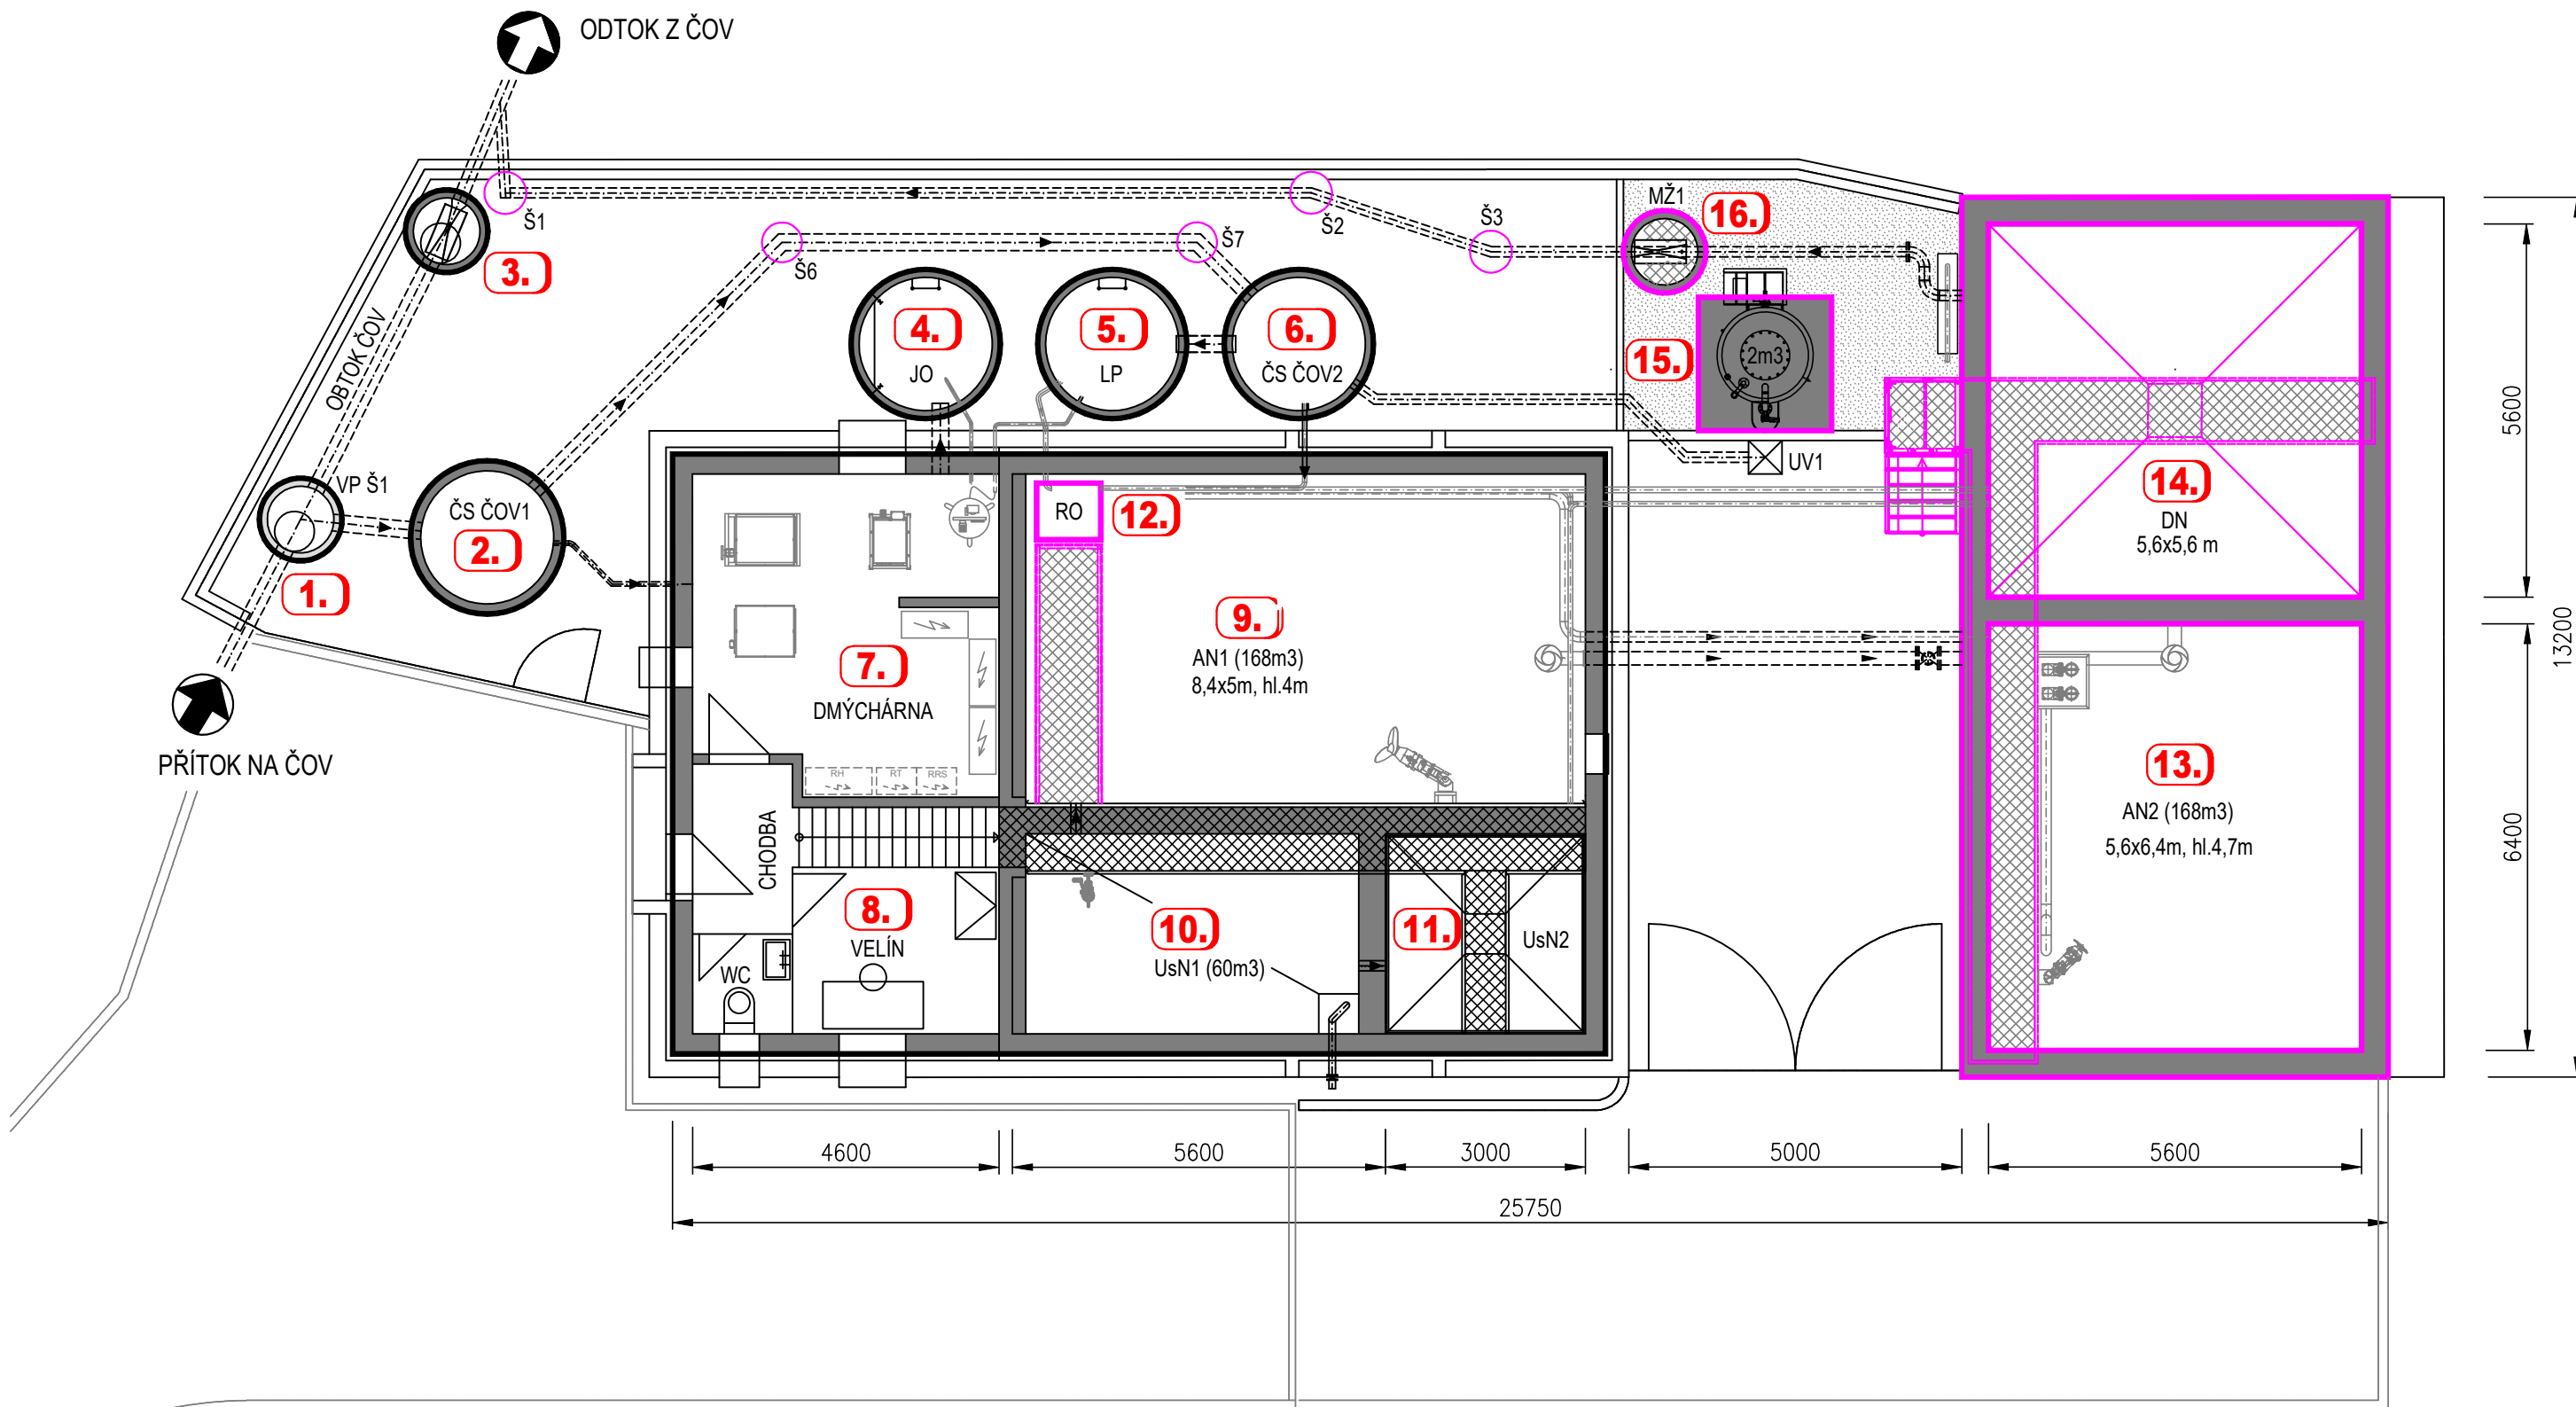



SITUACE ČOV

LEGENDA:

-  NOVÉ OBJEKTY, KONSTRUKCE
 STÁVAJÍCÍ OBJEKTY

STÁVAJÍCÍ OBJEKTY:


1. VYPÍNAČÍ KOMORA - VP Š1
2. ČS ČOV1 - VSTUPNÍ ČS S HRUBÝM PŘEDČIŠTĚNÍM
3. MĚRNÝ OBJEKT NA OBTOKU ČOV
4. JÍMKA ODPADŮ (NEVYUŽITO)
5. LÁPÁK PÍSKU - VYUŽIT JAKO AKUMULAČNÍ NÁDRŽ
6. ČS ČOV2 - AKUMULAČNÍ NÁDRŽ
7. DMYCHÁRNA, ROZVODNA
8. VELÍN
9. AN1 - STÁVAJÍCÍ AKTIVAČNÍ NÁDRŽ
10. UsN1 - STÁVAJÍCÍ USKLADŇOVACÍ NÁDRŽ
11. UsN2 - STÁVAJÍCÍ DN, NYNÍ USKLADŇOVACÍ NÁDRŽ 2

NOVÉ OBJEKTY:

- 12.** ROZDĚLOVACÍ OBJEKT, OBSLUŽNÁ LÁVKA V AN1
- 13.** AN2 - NOVÁ AKTIVAČNÍ NÁDRŽ
- 14.** DN - DOSAZOVACÍ NÁDRŽ
- 15.** CHEMICKÉ HOSPODÁŘSTVÍ (PREFLOC)
- 16.** MĚRNÝ OBJEKT NA ODTOKU Z ČOV

Rev. č.	Datum	Schválil	Stručný popis změn

KOOPERACE V PROFESI	-	tel.: -
-	-	e-mail: -
PRO DUIS s.r.o.	-	IČO: -

				DUIS S.R.O. Projektové a inženýrské služby Srbská 1546/21, 612 00 Brno E-mail: duis@duis.cz www.duis.cz	
Vypracoval: Ing. Klímová	Projektant: Ing. Klímová	Hl.ing.projektu: Ing. Klímová	Tech. kontrola: Ing. Vachá		
Objednatel: Vodovody a kanalizace Třebíč		Investor: Vodovody a kanalizace Třebíč		Formát: 3x A4	
Akce: <div style="text-align: center;"> <h1>ČOV PETROVICE</h1> <h1>INTENZIFIKACE</h1> </div>				Datum: 03/2025	
				Stupeň: DPS	
				Soubor: Pe_situace.dwg	
				Měřítko: 1:100	
Příloha: SITUACE ČOV				Číslo zakázky: 1308	Č.přílohy: D.2-1.04